


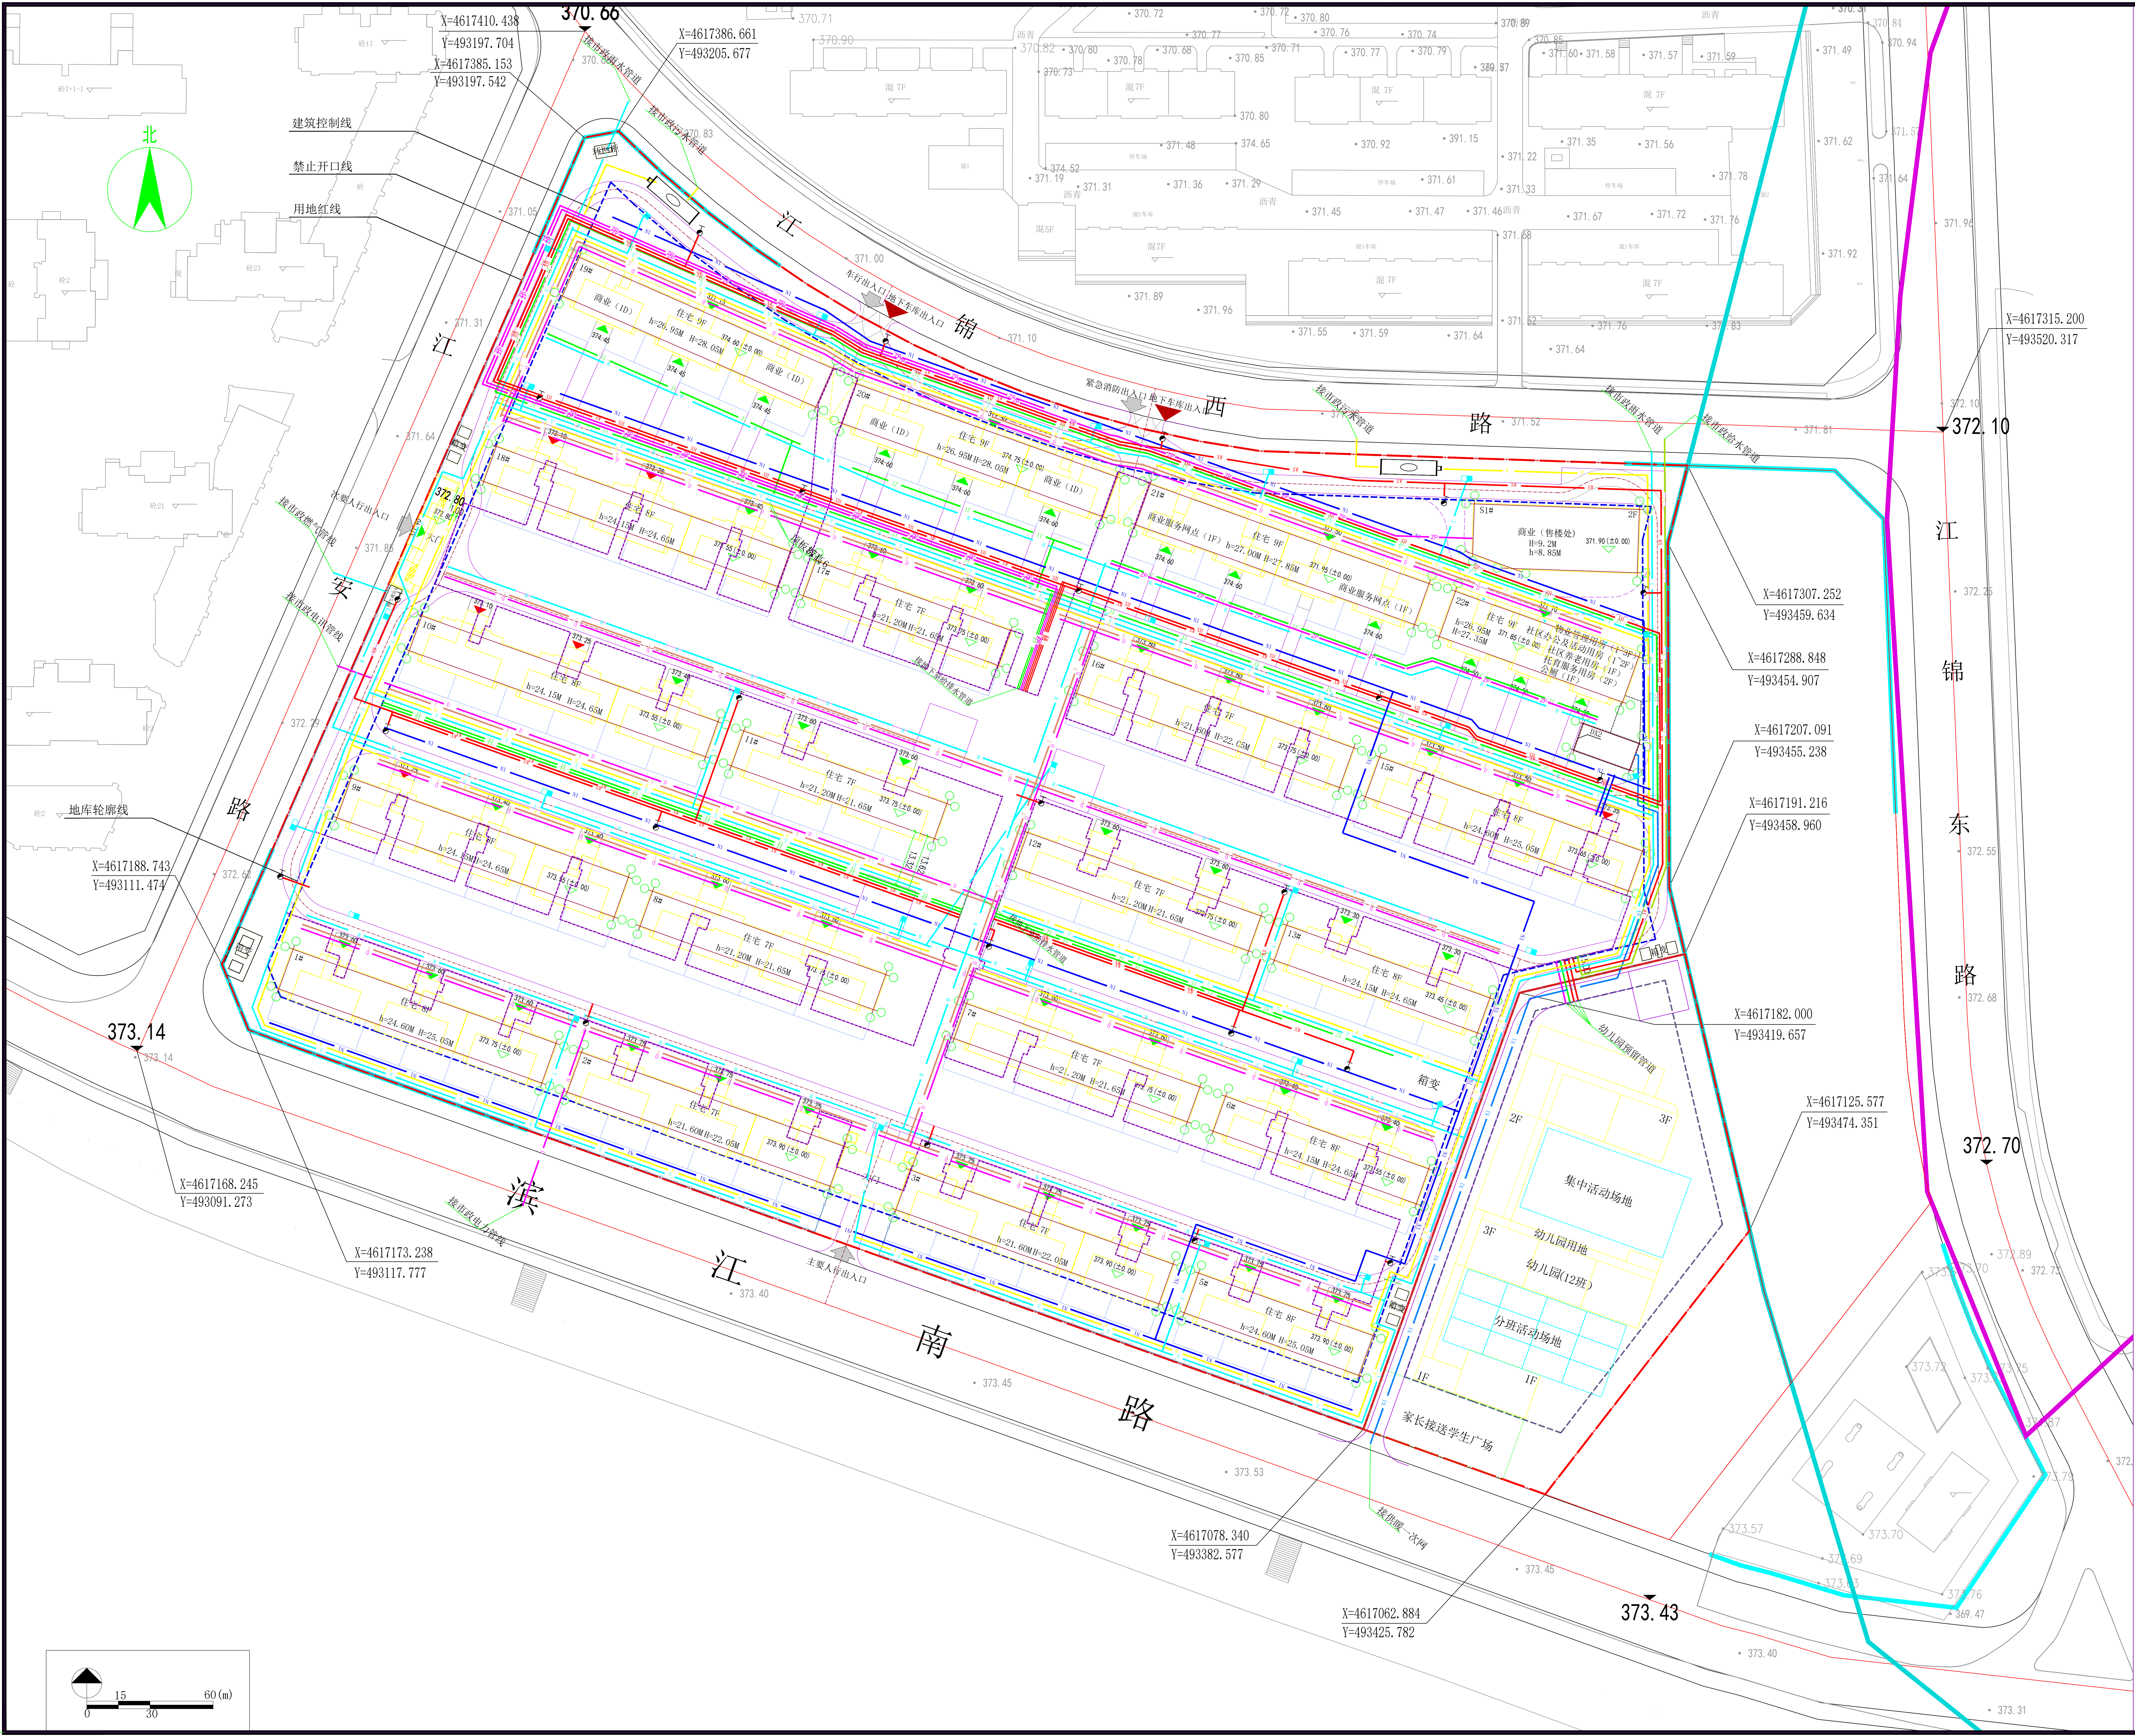

- 图例
- 污水管道
 - 雨水管道
 - 室外消防栓管道
 - 消防栓管道
 - 自动喷淋管道
 - 低区给水管道
 - 高区给水管道
 - 市政给水管道
 - 低区采暖管道
 - 高区采暖管道
 - 煤气管道
 - 强电管道
 - 弱电管道
 - 化粪池
 - 雨水口

会签栏			
设计阶段			
方案			
初设			
报规			
招标			
施工			
人防			
消防			
园林			
绿化			

中华人民共和国一级注册建筑师

姓名: 郭秋丰

注册号: 1100289-021

有效期: 至2026年09月

出图专用章

中京方正(北京)工程技术有限公司

工程设计 甲级 A11002891

工程勘察 乙级 A21002893

城乡规划 乙级 A31002893

有效期至2026年12月31日

中京方正(北京)工程技术有限公司

ZhongJingFangZheng(Beijing) Engineering Technology Co., Ltd.

项目负责人	郭秋丰
专业负责人	郭秋丰
甲 定	郭秋丰
甲 核	郭秋丰
校 对	杨 锐
设 计	赵秋霞

建设单位: 吉林建投房地产开发有限公司

工程名称: 通化长安城项目

子 项 目 名 称

图 名

室外综合管网规划图

工程号	SYT20250101	专业	规划
比例	1:500	图号	05
版本	1.0	日期	2025年05月