


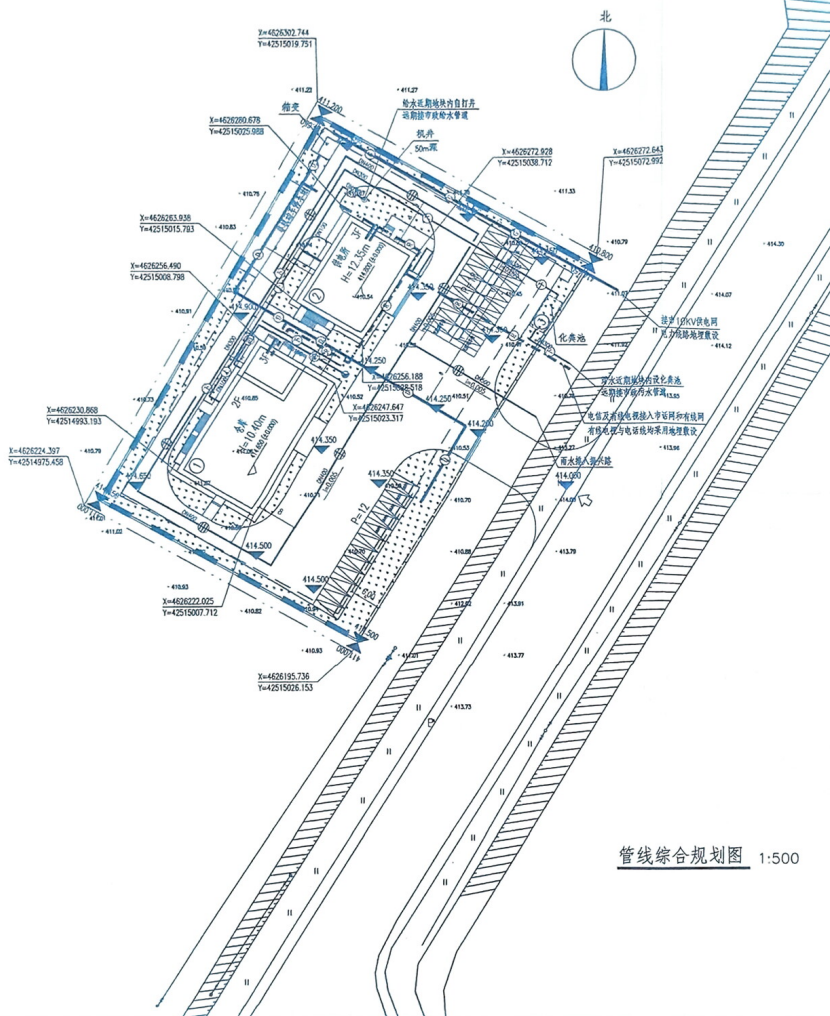

设计说明:

- 本规划为南通鸿通电缆股份有限公司鸭口供电所小型基建项目总体规划项目。
- 本规划依据《城市工程管线综合规划规范》(50289—2016)进行设计。
- 本规划文字部分,皆以毫米计,其余以米计。
- 2.设计依据:当地规划局批准的电子版用地红线图及设计条件。
- 3.规划总建筑面积1676.12m²。
- 4.电力:10KV电缆进接10KV配电,电力线路地埋敷设。
- 10KV电力电缆埋设深度大于1.0米。
- 电缆穿越道路时采用钢管保护。
- 5.通信线路:电力及有线电视接入专网和有线网,有线电视与电话线路采用地埋敷设,同一管时不共管,电信电缆埋设深度大于1.0米。
- 电缆穿越道路时采用钢管保护。
- 6.给水规划
- 近期地块内自打井,远期接市政给水管道。
- 规划综合生活用水总量为1m³/d(最高日)。
- 7.排水规划
- 排水采用雨污水分质制,规划污水量为0.9m³/d。
- 污水、近期地块内设化粪池,污水不定期满溢,远期接市政污水管道。
- 雨水:接入雨水渠。
- 8.供电:地块内采用电缆进。
- 9.施工:施工规划及质量评价标准
- a.《电气装置安装工程电缆线路施工及验收规范》GB 50168—2018
- b.《城市工程管线综合规划规范》GB 50289—2016
- c.《通信管道工程施工及验收规范》GB/T 50374—2018
- 10.此图用于指导施工设计,及确定工程管线在地下敷设的排列顺序,管线的水平间距,基本进入点和连接点,各种管线施工
- 详见各工程专业施工说明。
- 11.规划用地范围内影响规划实施的现状建筑,依据规范应拆除或改造。
- 12.规划市政管线与相关建筑、管线路,应严格按照《工程建设标准强制性条文》中的有关规定执行,如不具备实施条件,应立即停工并及时向市政修改设计。
- 13.该规划图仅作为施工设计依据,不可作为施工图使用。消防、供电等专项设计,应在相关管理部门审核有关规范作进一步核定后,方可最终确定。
- 14.在不在规划条件及相关设计规划,发现,人身安全,安全生产的前提下,各市政管理部门无法接入或无法满足需求的,以行政主管部门意见为准。



北京中外建通建築設計有限公司

ECCI

工	组	计:	厚板(A8110C)
城	穿	制:	平板(61丁)
风	强	线:	甲板(A8110C)
测	测	例:	乙板(测量之B-200)

康 章

Figure 1

项目经理 PM/Manager	于国峰
项目负责人 PRA/Lead Architect	

主创建筑师 PRINCIPAL DESIGNER	
审 定 REVIEWER	2017.12

审 核 EXAMINE BY	
专业负责人 SUPERVISOR	

校 对 CHECKED BY	姜文田
设 计 DESIGNED BY	姜文田

例 19 DRAWN BY	
会 签 栏 CHECKED BY	

姓名	蔡琰	贾伟
暖通 A.C.DESHER	电气 E.L.DESHER	

贾伟	刘伟
项目名称	湖南通信网络股份有限公司网络建设
PROJECT NAME	

子项名称 ITEM NAME	
工程编号	

图 名		鄂西煤田地质图	
比例尺	1:50,000	作者	地质部地质研究所

比例 SCALE	1:50	图号 DRAWING NO.	77-02
备注 REMARKS		日期 DATE	

姓名	学号	日期	教师